

**LEGENDA - Reti Elettrica, Illuminazione Pubblica e Telefonica**


	LINEA "ENEL" - TUBAZIONE PVC - 1 X Ø MM. 50
	LINEA "ENEL" - TUBAZIONE POLIETILENE PN16 - DN75
	LINEA "ENEL" - TUBAZIONE PVC - 1 X Ø MM. 160
	LINEA "ENEL" - TUBAZIONE PVC - 3 X Ø MM. 160
	LINEA "ENEL" - TUBAZIONE PVC - 4 X Ø MM. 160
	LINEA "ENEL" - POZZETTO DI RACCORDO IN CLS DIMENSIONI CM. 40X40
	LINEA "ENEL" - POZZETTO DI RACCORDO IN CLS DIMENSIONI CM. 60X60
	LINEA "ENEL" - POZZETTO DI RACCORDO IN CLS DIMENSIONI CM. 90X90
	VASCA ACCUMULO PER ANTINCENDIO CAPACITA' MC. 8, COMPLETA DI POMPA PRESSURIZZATA E IDRANTE PER ATTACCO MOTOPOMPA
	VASCA ACCUMULO ACQUE PIOVANE PER IRRIGAZIONE CAPACITA' MC. 15 COMPLETA DI POMPA PRESSURIZZATA
	ILLUMINAZIONE PUBBLICA - TUBAZIONE PVC - 1 X Ø MM. 100
	ILLUMINAZIONE PUBBLICA - TUBAZIONE PVC - 2 X Ø MM. 100
	ILLUMINAZIONE PUBBLICA - POZZETTO DI RACCORDO E/O ISPEZIONE IN CLS DIMENSIONI CM. 40X40
	ILLUMINAZIONE PUBBLICA - LAMPIONE SINGOLO A LED SU PLINTO PREFABBRICATO CON POZZETTO DI RACCORDO IN CLS
	ILLUMINAZIONE PUBBLICA - LAMPIONE DOPPIO A LED SU PLINTO PREFABBRICATO CON POZZETTO DI RACCORDO IN CLS
	LINEA TELEFONICA "TELECOM" - TUBAZIONE PVC - 1 X Ø MM. 125
	LINEA TELEFONICA "TELECOM" - POZZETTO DI RACCORDO E/O ISPEZIONE IN CLS DIMENSIONI CM. 40X40



**PLANIMETRIA - Scala 1:250**

**PARTICOLARE CORPO ILLUMINANTE IN CLASSE I**  
Scala 1:10

Plinto di fondazione con pozzetto prefabbricato, palo metallico e armatura stradale a AEC "ITALO 1" classe I

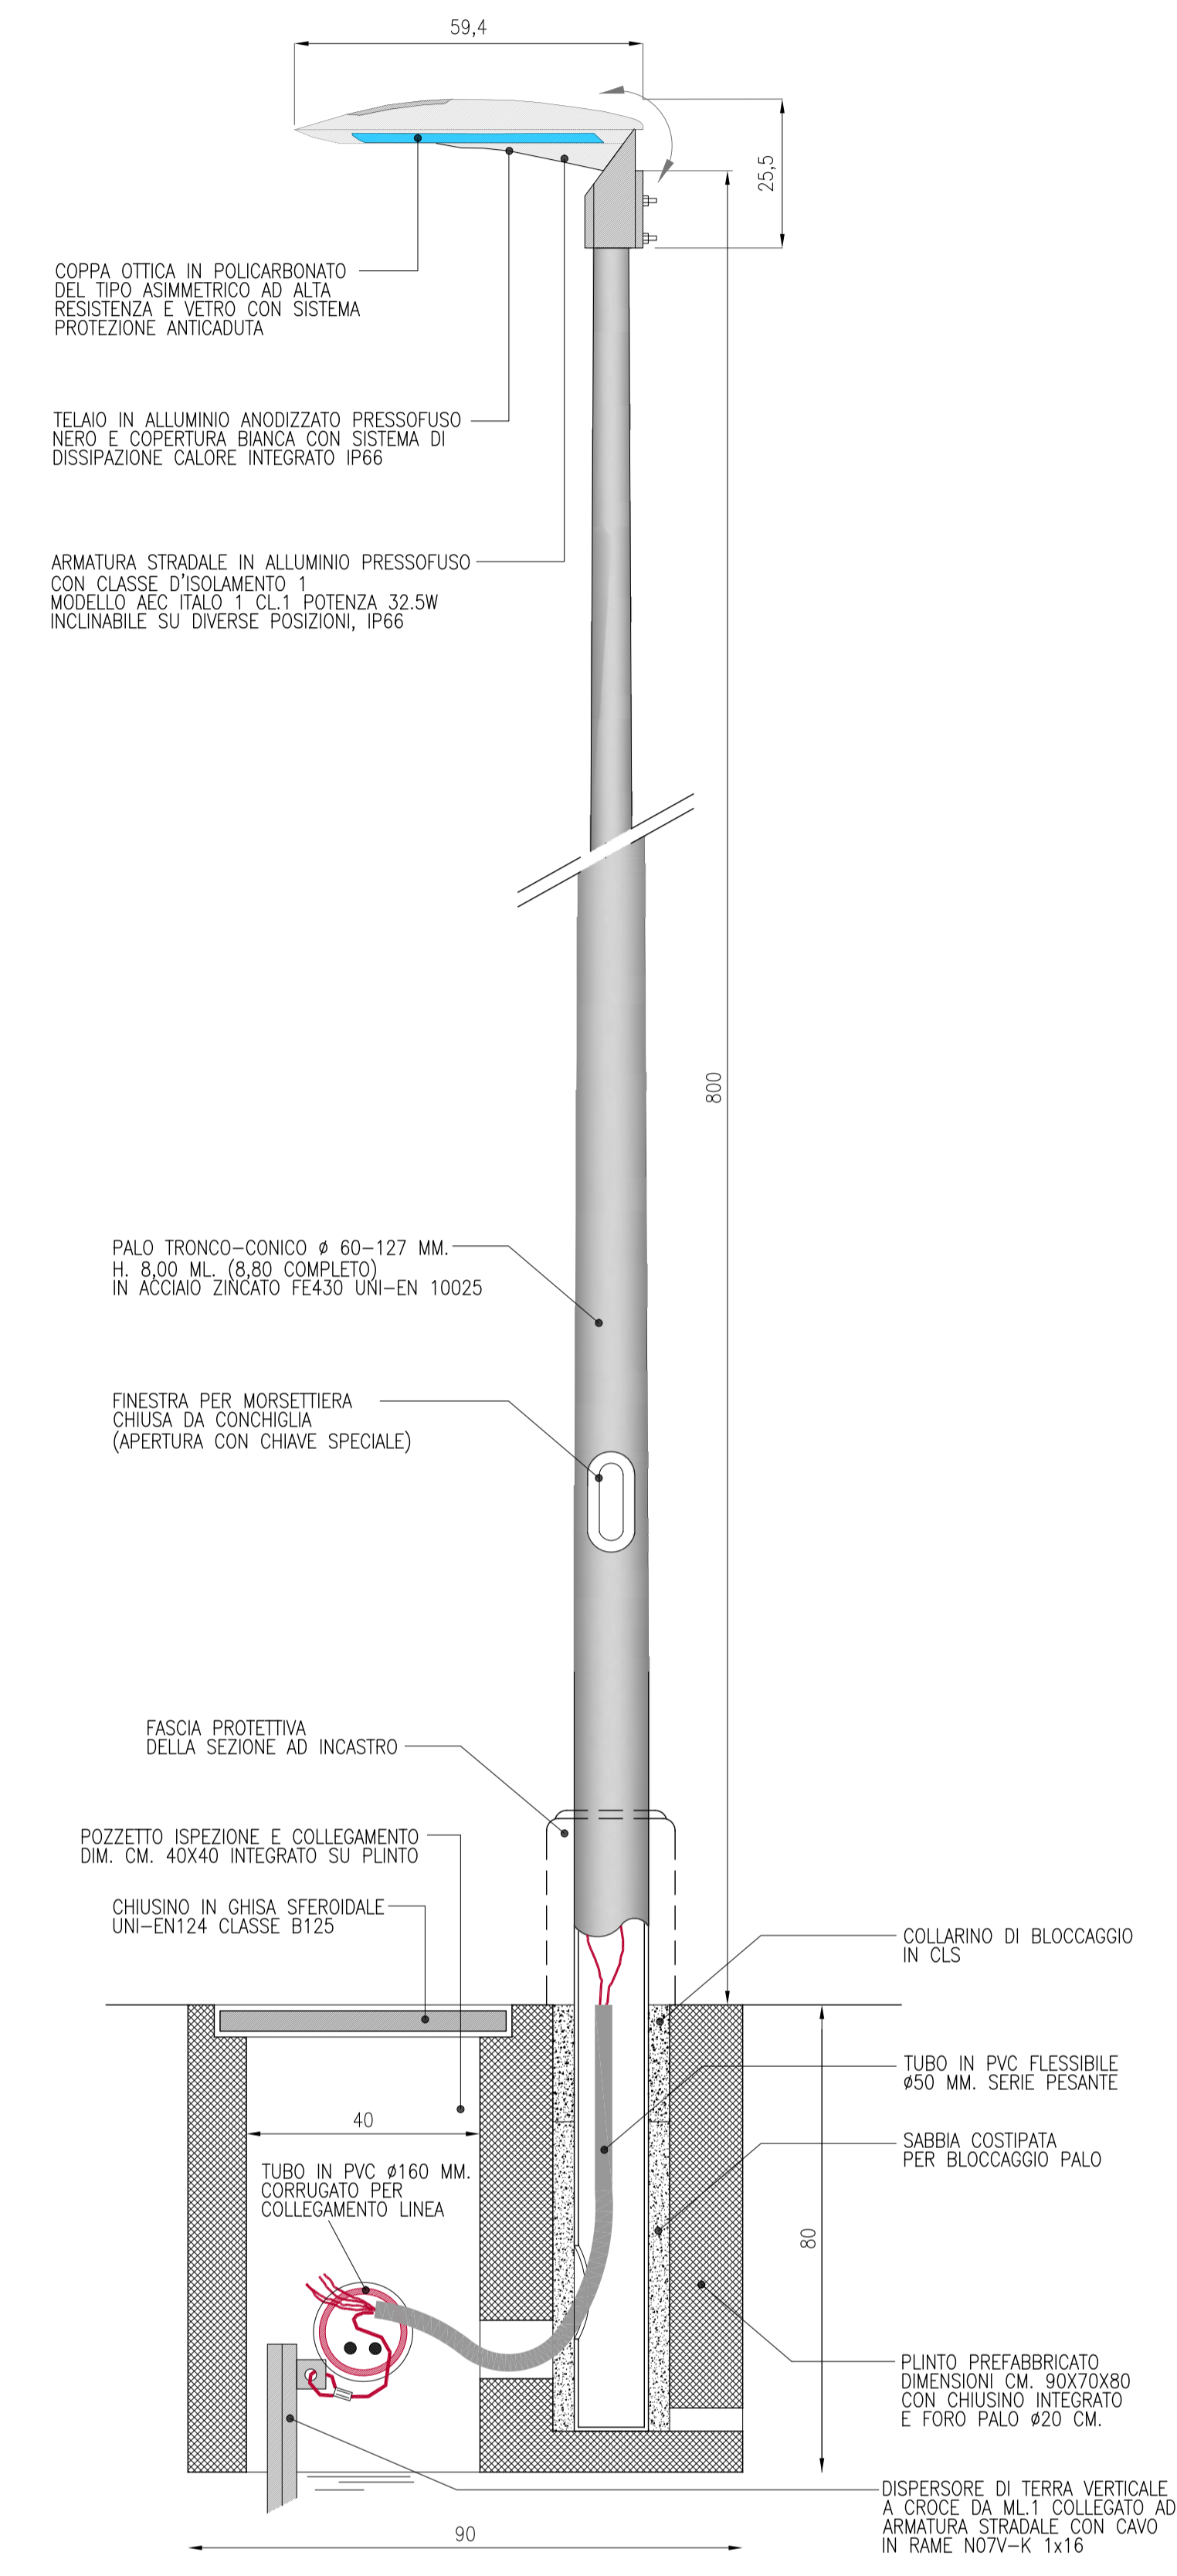

**VIVARA SRL**  
Via C. Agostini, 80/A  
35018 SAN MARTINO DI LUPATARI (PD)  
C.F. e P.IVA: 03337810289  
*Maria Luella*

**AZ STUDIO ASSOCIATO**  
Anelli Diego - Anelli Zanni - Cristofolini

COMUNE DI	CITTADELLA	PROGETTO N.	FILE_05_041_Pubblica_Illuminazione_Miscro_2019
COMMITTENTE	VIVARA S.R.L.	DATA	APRILE 2019
OGGETTO	PIANO DI LOTTIZZAZIONE "VIVARA S.R.L." ZONA D3 / 009	SCALA	1:250
RETE ENEL, PUBBLICA ILLUMINAZIONE, TELECOM E PARTICOLARI COSTRUTTIVI (STATO DI PROGETTO)		TAV. N.	<b>6</b>